


MAPA DO CELÓW PROJEKTYWNYCH

Opisanie inwestycji	Budowa sieci wodociągowej
Kod dokumentu	01.0001
Data wydania	2023
Projektant	PRZEDSIĘBIORSTWO BUDOWLANO-INŻYNIERYWNE "BUDINZ"
Wykonawca	PRZEDSIĘBIORSTWO BUDOWLANO-INŻYNIERYWNE "BUDINZ"
Skala	1:500
Plan	01.0001
Strona	1

Projektant	PRZEDSIĘBIORSTWO BUDOWLANO-INŻYNIERYWNE "BUDINZ"
Wykonawca	PRZEDSIĘBIORSTWO BUDOWLANO-INŻYNIERYWNE "BUDINZ"
Strona	1
Plan	01.0001
Strona	1
Plan	01.0001
Strona	1
Plan	01.0001
Strona	1
Plan	01.0001
Strona	1

Opisanie inwestycji	
Projektant: PRZEDSIĘBIORSTWO BUDOWLANO-INŻYNIERYWNE "BUDINZ"	
Wykonawca: PRZEDSIĘBIORSTWO BUDOWLANO-INŻYNIERYWNE "BUDINZ"	
Strona: 1	
Plan: 01.0001	
Strona: 1	
Plan: 01.0001	
Strona: 1	
Plan: 01.0001	
Strona: 1	
Plan: 01.0001	
Strona: 1	

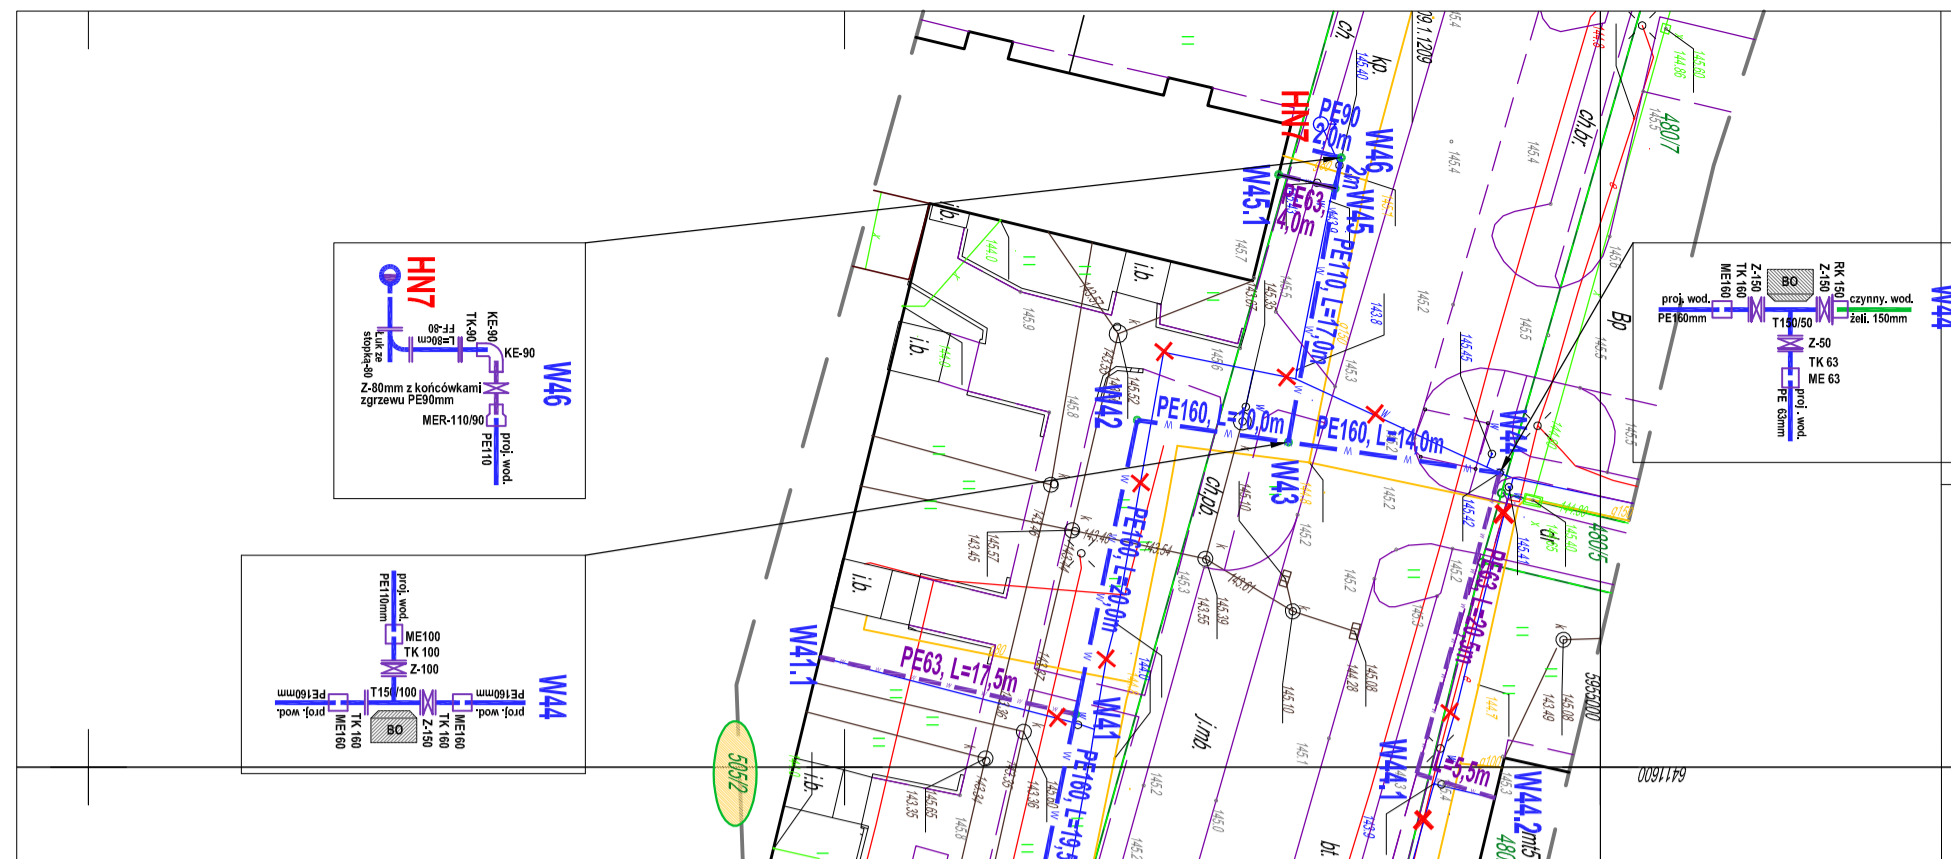


MAPA DO CELÓW PROJEKTYWNYCH

Opisanie inwestycji	Budowa sieci wodociągowej
Kod dokumentu	01.0001
Data wydania	2023
Projektant	PRZEDSIĘBIORSTWO BUDOWLANO-INŻYNIERYWNE "BUDINZ"
Wykonawca	PRZEDSIĘBIORSTWO BUDOWLANO-INŻYNIERYWNE "BUDINZ"
Skala	1:500
Plan	01.0001
Strona	1

Projektant	PRZEDSIĘBIORSTWO BUDOWLANO-INŻYNIERYWNE "BUDINZ"
Wykonawca	PRZEDSIĘBIORSTWO BUDOWLANO-INŻYNIERYWNE "BUDINZ"
Strona	1
Plan	01.0001
Strona	1
Plan	01.0001
Strona	1
Plan	01.0001
Strona	1
Plan	01.0001
Strona	1

Opisanie inwestycji	
Projektant: PRZEDSIĘBIORSTWO BUDOWLANO-INŻYNIERYWNE "BUDINZ"	
Wykonawca: PRZEDSIĘBIORSTWO BUDOWLANO-INŻYNIERYWNE "BUDINZ"	
Strona: 1	
Plan: 01.0001	
Strona: 1	
Plan: 01.0001	
Strona: 1	
Plan: 01.0001	
Strona: 1	
Plan: 01.0001	
Strona: 1	

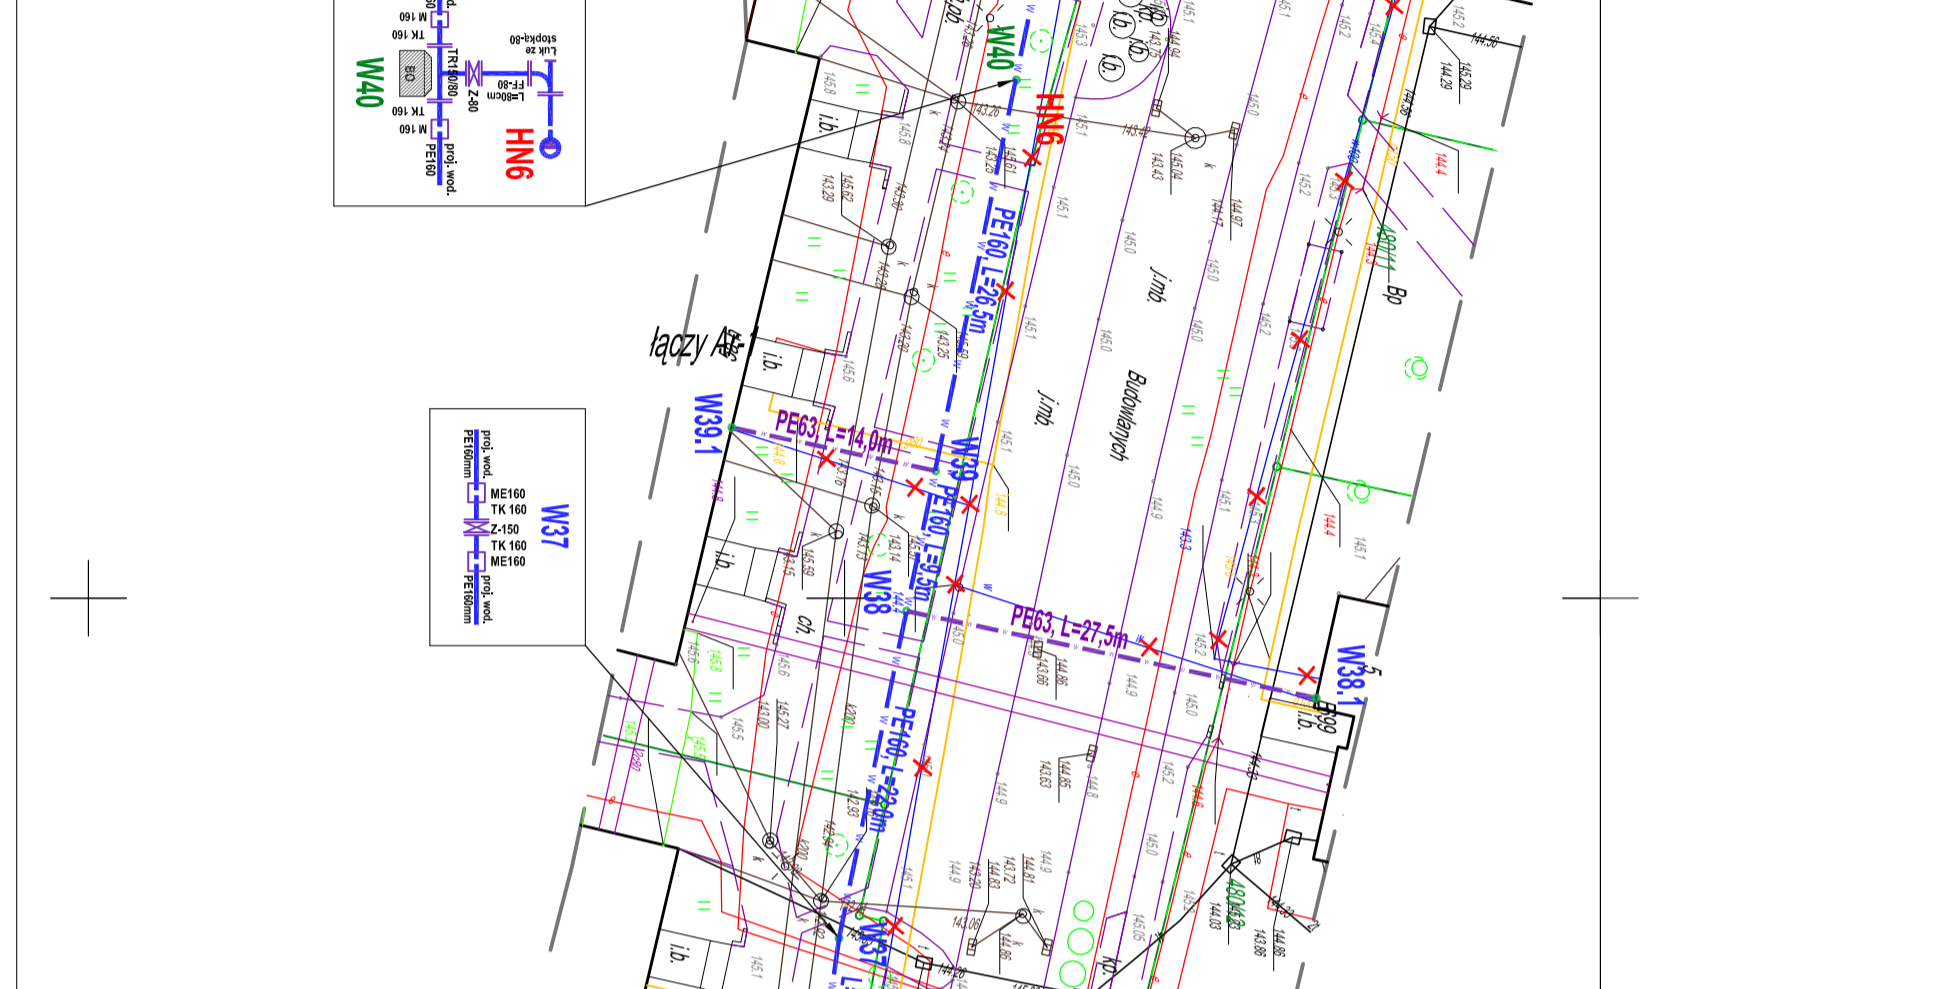


MAPA DO CELÓW PROJEKTYWNYCH

Opisanie inwestycji	Budowa sieci wodociągowej
Kod dokumentu	01.0001
Data wydania	2023
Projektant	PRZEDSIĘBIORSTWO BUDOWLANO-INŻYNIERYWNE "BUDINZ"
Wykonawca	PRZEDSIĘBIORSTWO BUDOWLANO-INŻYNIERYWNE "BUDINZ"
Skala	1:500
Plan	01.0001
Strona	1

Projektant	PRZEDSIĘBIORSTWO BUDOWLANO-INŻYNIERYWNE "BUDINZ"
Wykonawca	PRZEDSIĘBIORSTWO BUDOWLANO-INŻYNIERYWNE "BUDINZ"
Strona	1
Plan	01.0001
Strona	1
Plan	01.0001
Strona	1
Plan	01.0001
Strona	1
Plan	01.0001
Strona	1

Opisanie inwestycji	
Projektant: PRZEDSIĘBIORSTWO BUDOWLANO-INŻYNIERYWNE "BUDINZ"	
Wykonawca: PRZEDSIĘBIORSTWO BUDOWLANO-INŻYNIERYWNE "BUDINZ"	
Strona: 1	
Plan: 01.0001	
Strona: 1	
Plan: 01.0001	
Strona: 1	
Plan: 01.0001	
Strona: 1	
Plan: 01.0001	
Strona: 1	

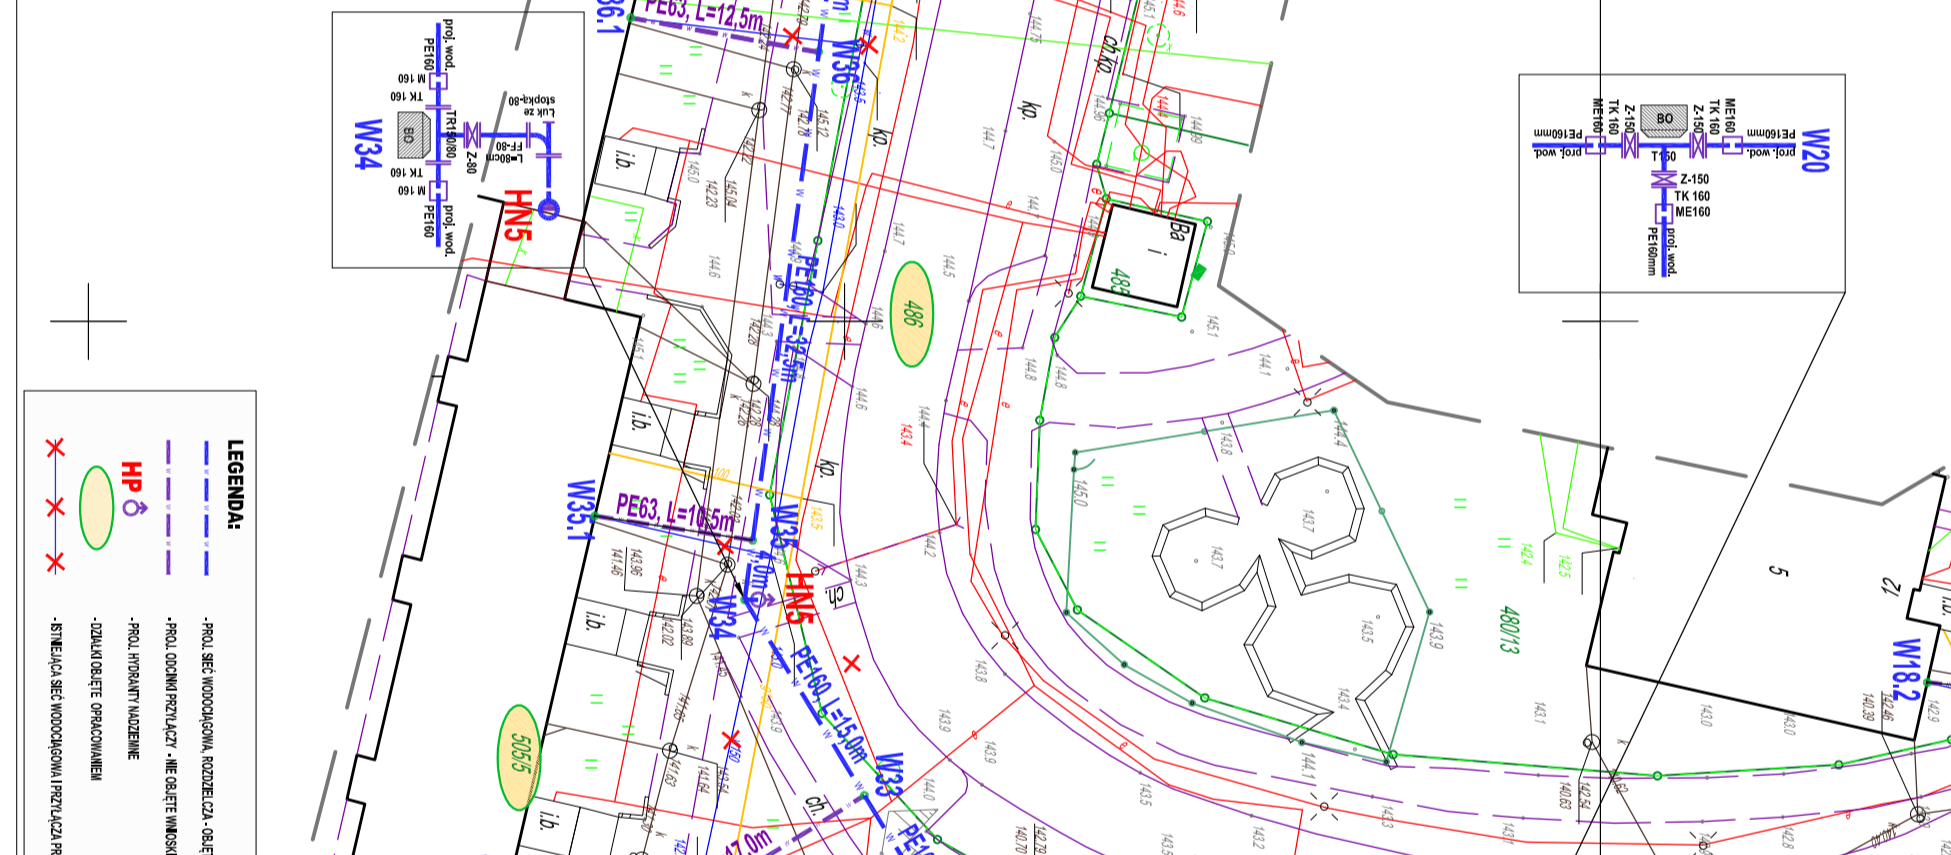


MAPA DO CELÓW PROJEKTYWNYCH

Opisanie inwestycji	Budowa sieci wodociągowej
Kod dokumentu	01.0001
Data wydania	2023
Projektant	PRZEDSIĘBIORSTWO BUDOWLANO-INŻYNIERYWNE "BUDINZ"
Wykonawca	PRZEDSIĘBIORSTWO BUDOWLANO-INŻYNIERYWNE "BUDINZ"
Skala	1:500
Plan	01.0001
Strona	1

Projektant	PRZEDSIĘBIORSTWO BUDOWLANO-INŻYNIERYWNE "BUDINZ"
Wykonawca	PRZEDSIĘBIORSTWO BUDOWLANO-INŻYNIERYWNE "BUDINZ"
Strona	1
Plan	01.0001
Strona	1
Plan	01.0001
Strona	1
Plan	01.0001
Strona	1
Plan	01.0001
Strona	1

Opisanie inwestycji	
Projektant: PRZEDSIĘBIORSTWO BUDOWLANO-INŻYNIERYWNE "BUDINZ"	
Wykonawca: PRZEDSIĘBIORSTWO BUDOWLANO-INŻYNIERYWNE "BUDINZ"	
Strona: 1	
Plan: 01.0001	
Strona: 1	
Plan: 01.0001	
Strona: 1	
Plan: 01.0001	
Strona: 1	
Plan: 01.0001	
Strona: 1	

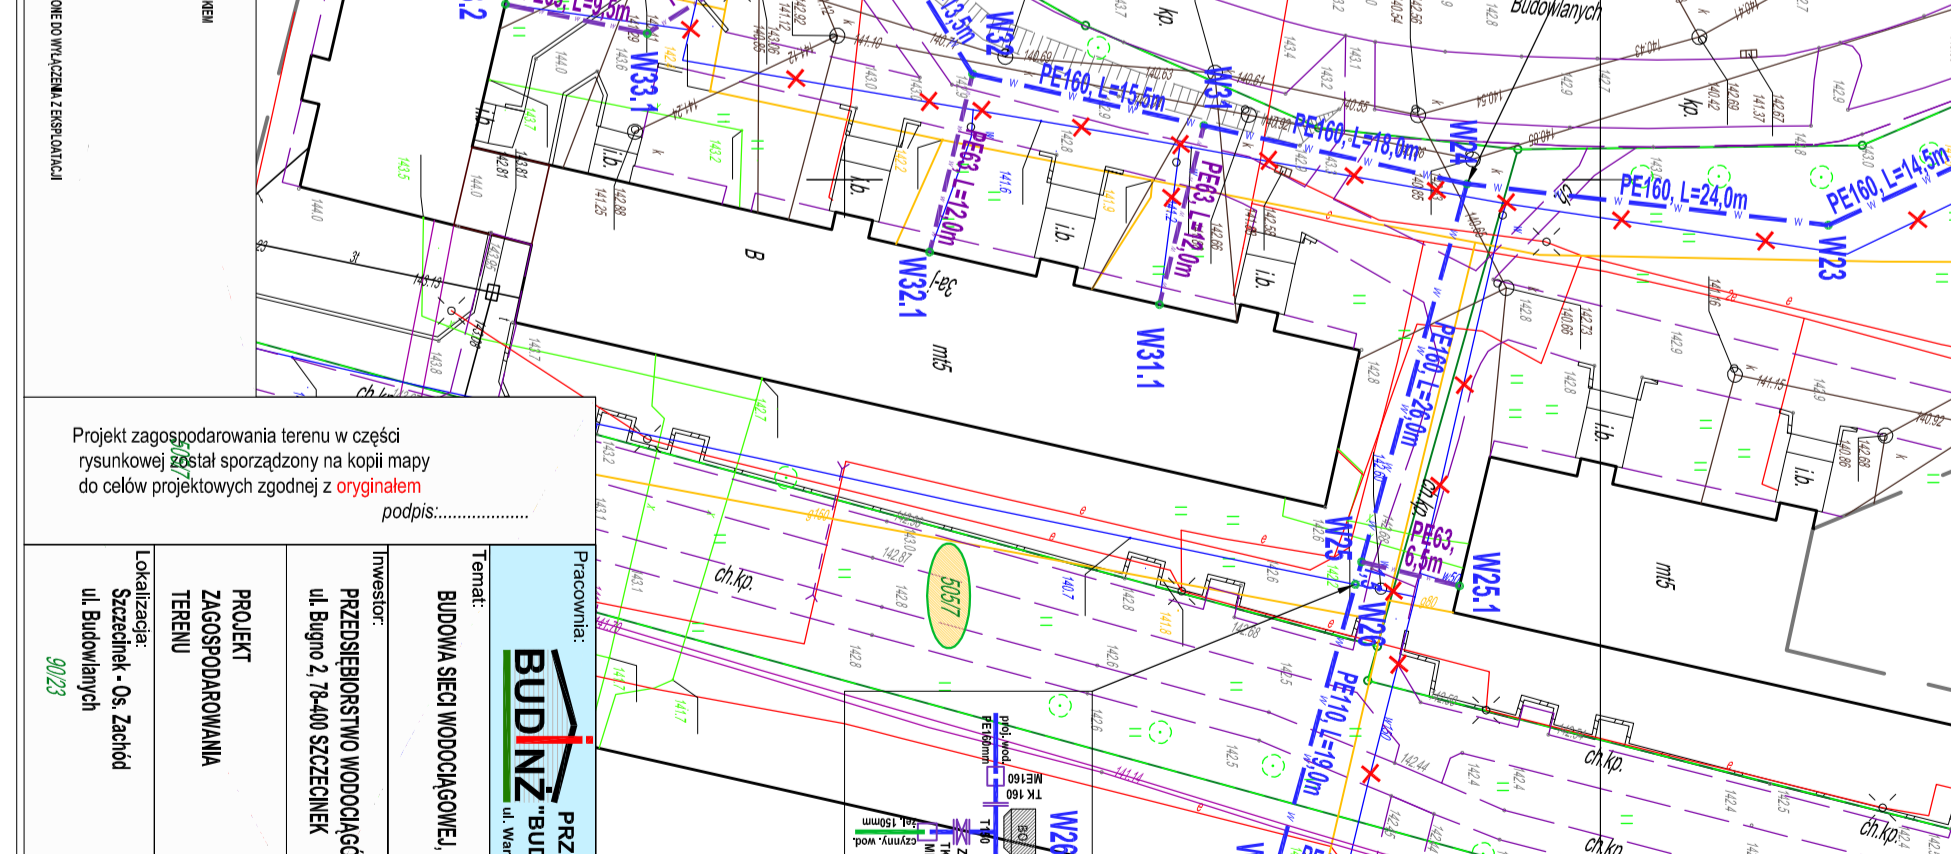


MAPA DO CELÓW PROJEKTYWNYCH

Opisanie inwestycji	Budowa sieci wodociągowej
Kod dokumentu	01.0001
Data wydania	2023
Projektant	PRZEDSIĘBIORSTWO BUDOWLANO-INŻYNIERYWNE "BUDINZ"
Wykonawca	PRZEDSIĘBIORSTWO BUDOWLANO-INŻYNIERYWNE "BUDINZ"
Skala	1:500
Plan	01.0001
Strona	1

Projektant	PRZEDSIĘBIORSTWO BUDOWLANO-INŻYNIERYWNE "BUDINZ"
Wykonawca	PRZEDSIĘBIORSTWO BUDOWLANO-INŻYNIERYWNE "BUDINZ"
Strona	1
Plan	01.0001
Strona	1
Plan	01.0001
Strona	1
Plan	01.0001
Strona	1
Plan	01.0001
Strona	1

Opisanie inwestycji	
Projektant: PRZEDSIĘBIORSTWO BUDOWLANO-INŻYNIERYWNE "BUDINZ"	
Wykonawca: PRZEDSIĘBIORSTWO BUDOWLANO-INŻYNIERYWNE "BUDINZ"	
Strona: 1	
Plan: 01.0001	
Strona: 1	
Plan: 01.0001	
Strona: 1	
Plan: 01.0001	
Strona: 1	
Plan: 01.0001	
Strona: 1	

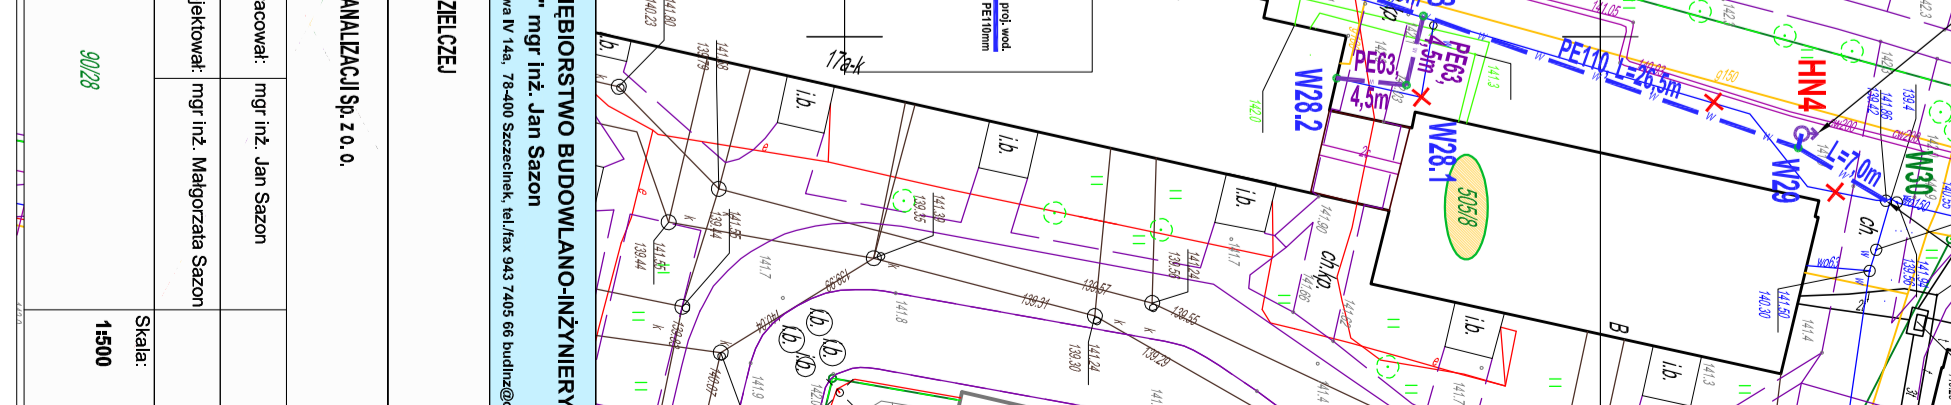

Projekt zagospodarowania terenu w części rysunkowej został sporządzony na kopii mapy do celów projektowych zgodnej z oryginałem

podpis:.....

PRZEDSIĘBIORSTWO BUDOWLANO-INŻYNIERYWNE "BUDINZ" mgr inż. Jan Szaron ul. Wschodnia IV 14a, 78-400 Szczecinek, tel./fax 943 7485 66 budinz@o2.pl	
INWESTOR:	PRZEDSIĘBIORSTWO WODOCIĄGÓW I KANALIZACJI Sp. z o.o. ul. Biłgno 2, 78-400 SZCZECINEK
PROJEKT ZAGOSP. TERENU	opracował: mgr inż. Jan Szaron projektował: mgr inż. Małgorzata Szaron
Lokalizacja: Szczecinek - Os. Zachód ul. Budowlanych 9/23	Stadium: P. B. Data: 01.2022 r. Skala: 1:500 Rysunek nr: AR-2

